








PROGETTO ESECUTIVO INERENTE I LAVORI
DI RESTAURO DEL PALAZZO PRETORIO E
LOCALI CONNESSI DA DESTINARE A UFFICI COMUNALI



Responsabile unico del procedimento: *Arch. Mario Berni*
Progettista opere architettoniche ed impiantistiche: *Arch. Leonardo Biagi*
Collaboratore progettazione opere impiantistiche: *Ing. Antonio Pagano*

| | | |
|-------------------------|---|-----------------------|
| ELABORATO 1.4 | OGGETTO IMPIANTO DI CLIMATIZZAZIONE TUBAZIONI | SCALA 1:100 |
| | | DATA Dicembre 2021 |

Comune di Cambi Bisenzio - 5° Settore "Servizi Tecnici / Valorizzazione del Territorio"
Via Pier Paolo Pasolini, 18 - 50013 - Cambi Bisenzio (FI)
Tel. 055 8959223 - fax 055 8959228 - PEC: comune.campi-bisenzio@postacert.toscana.it

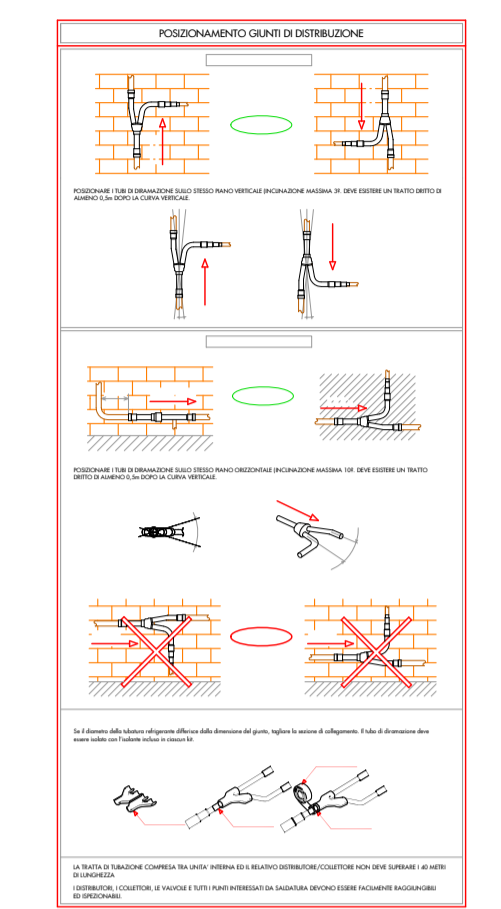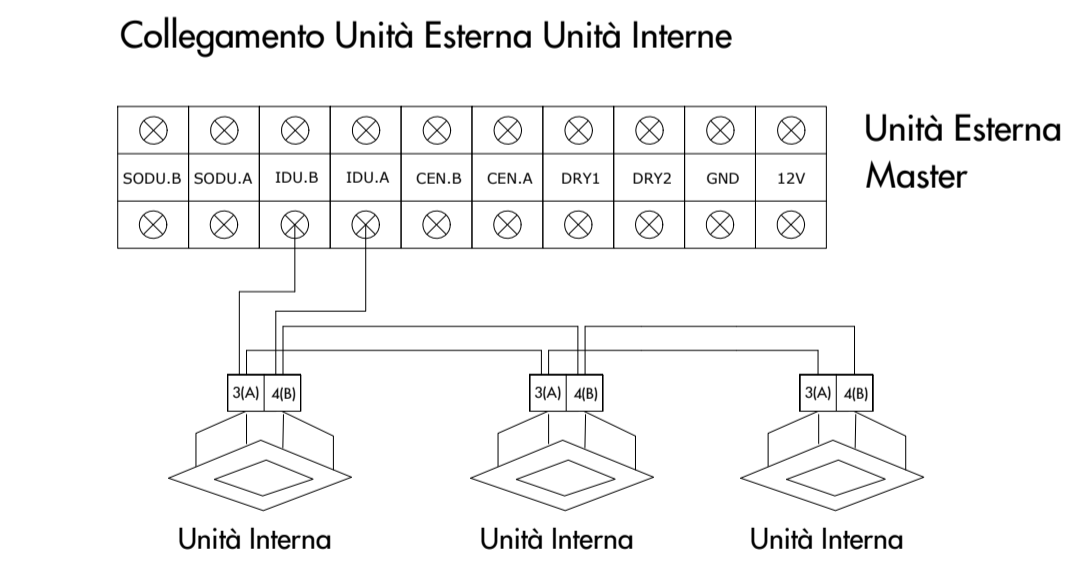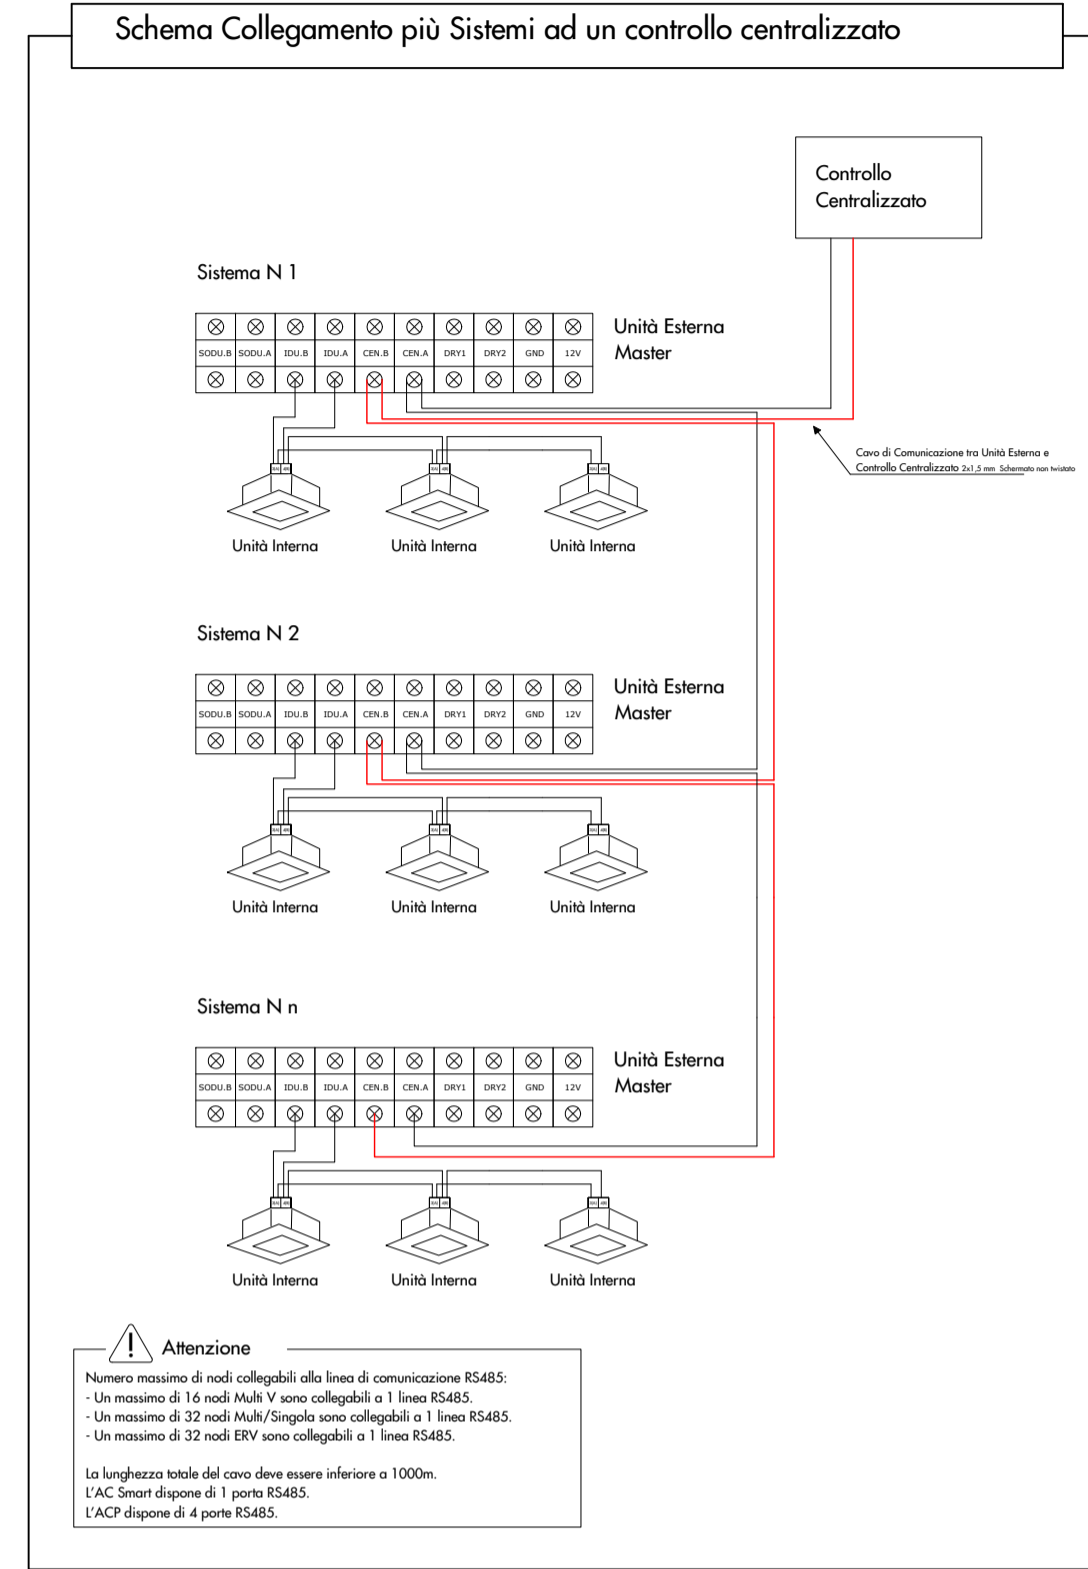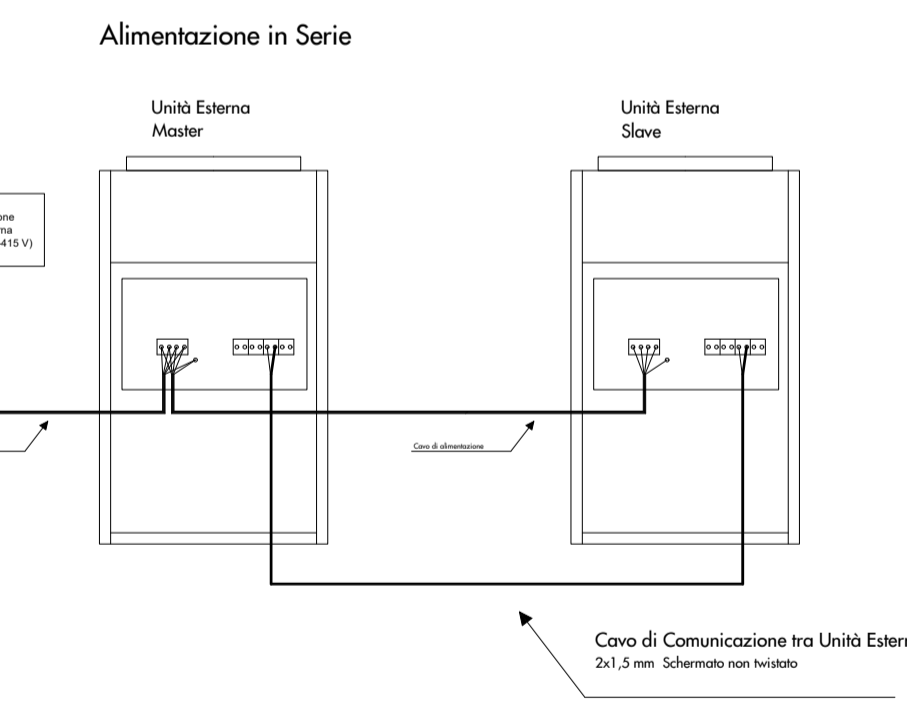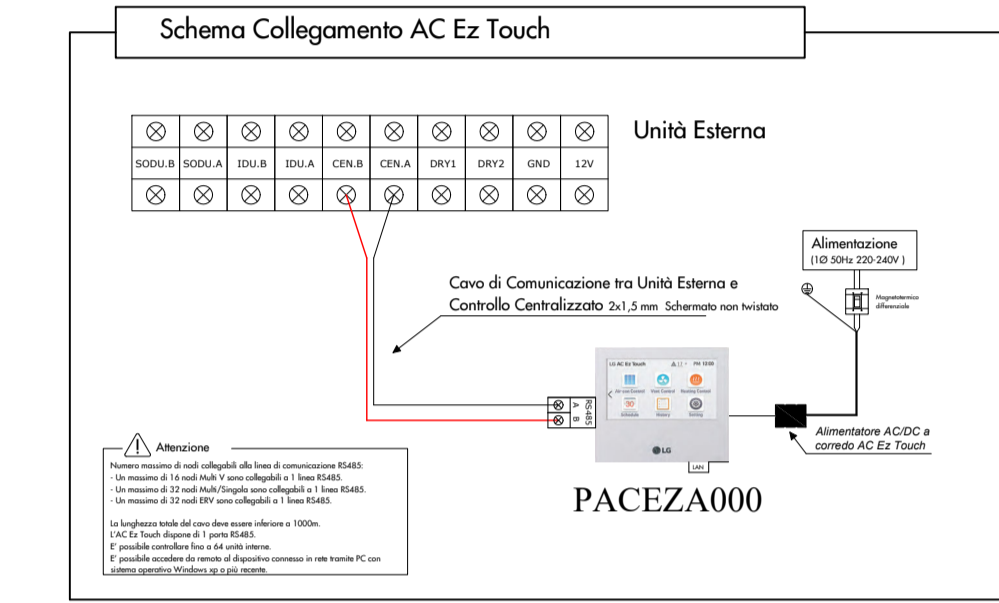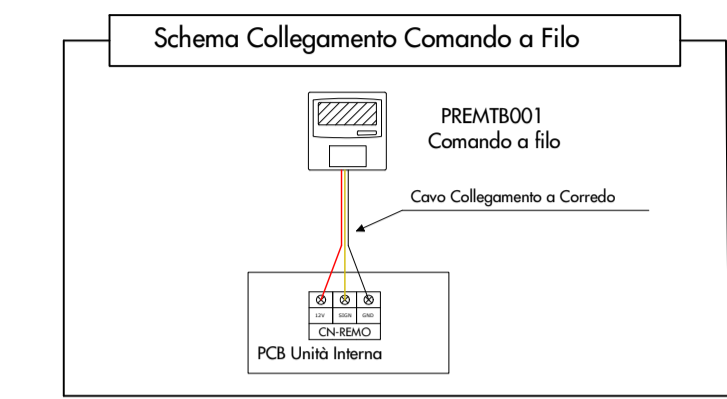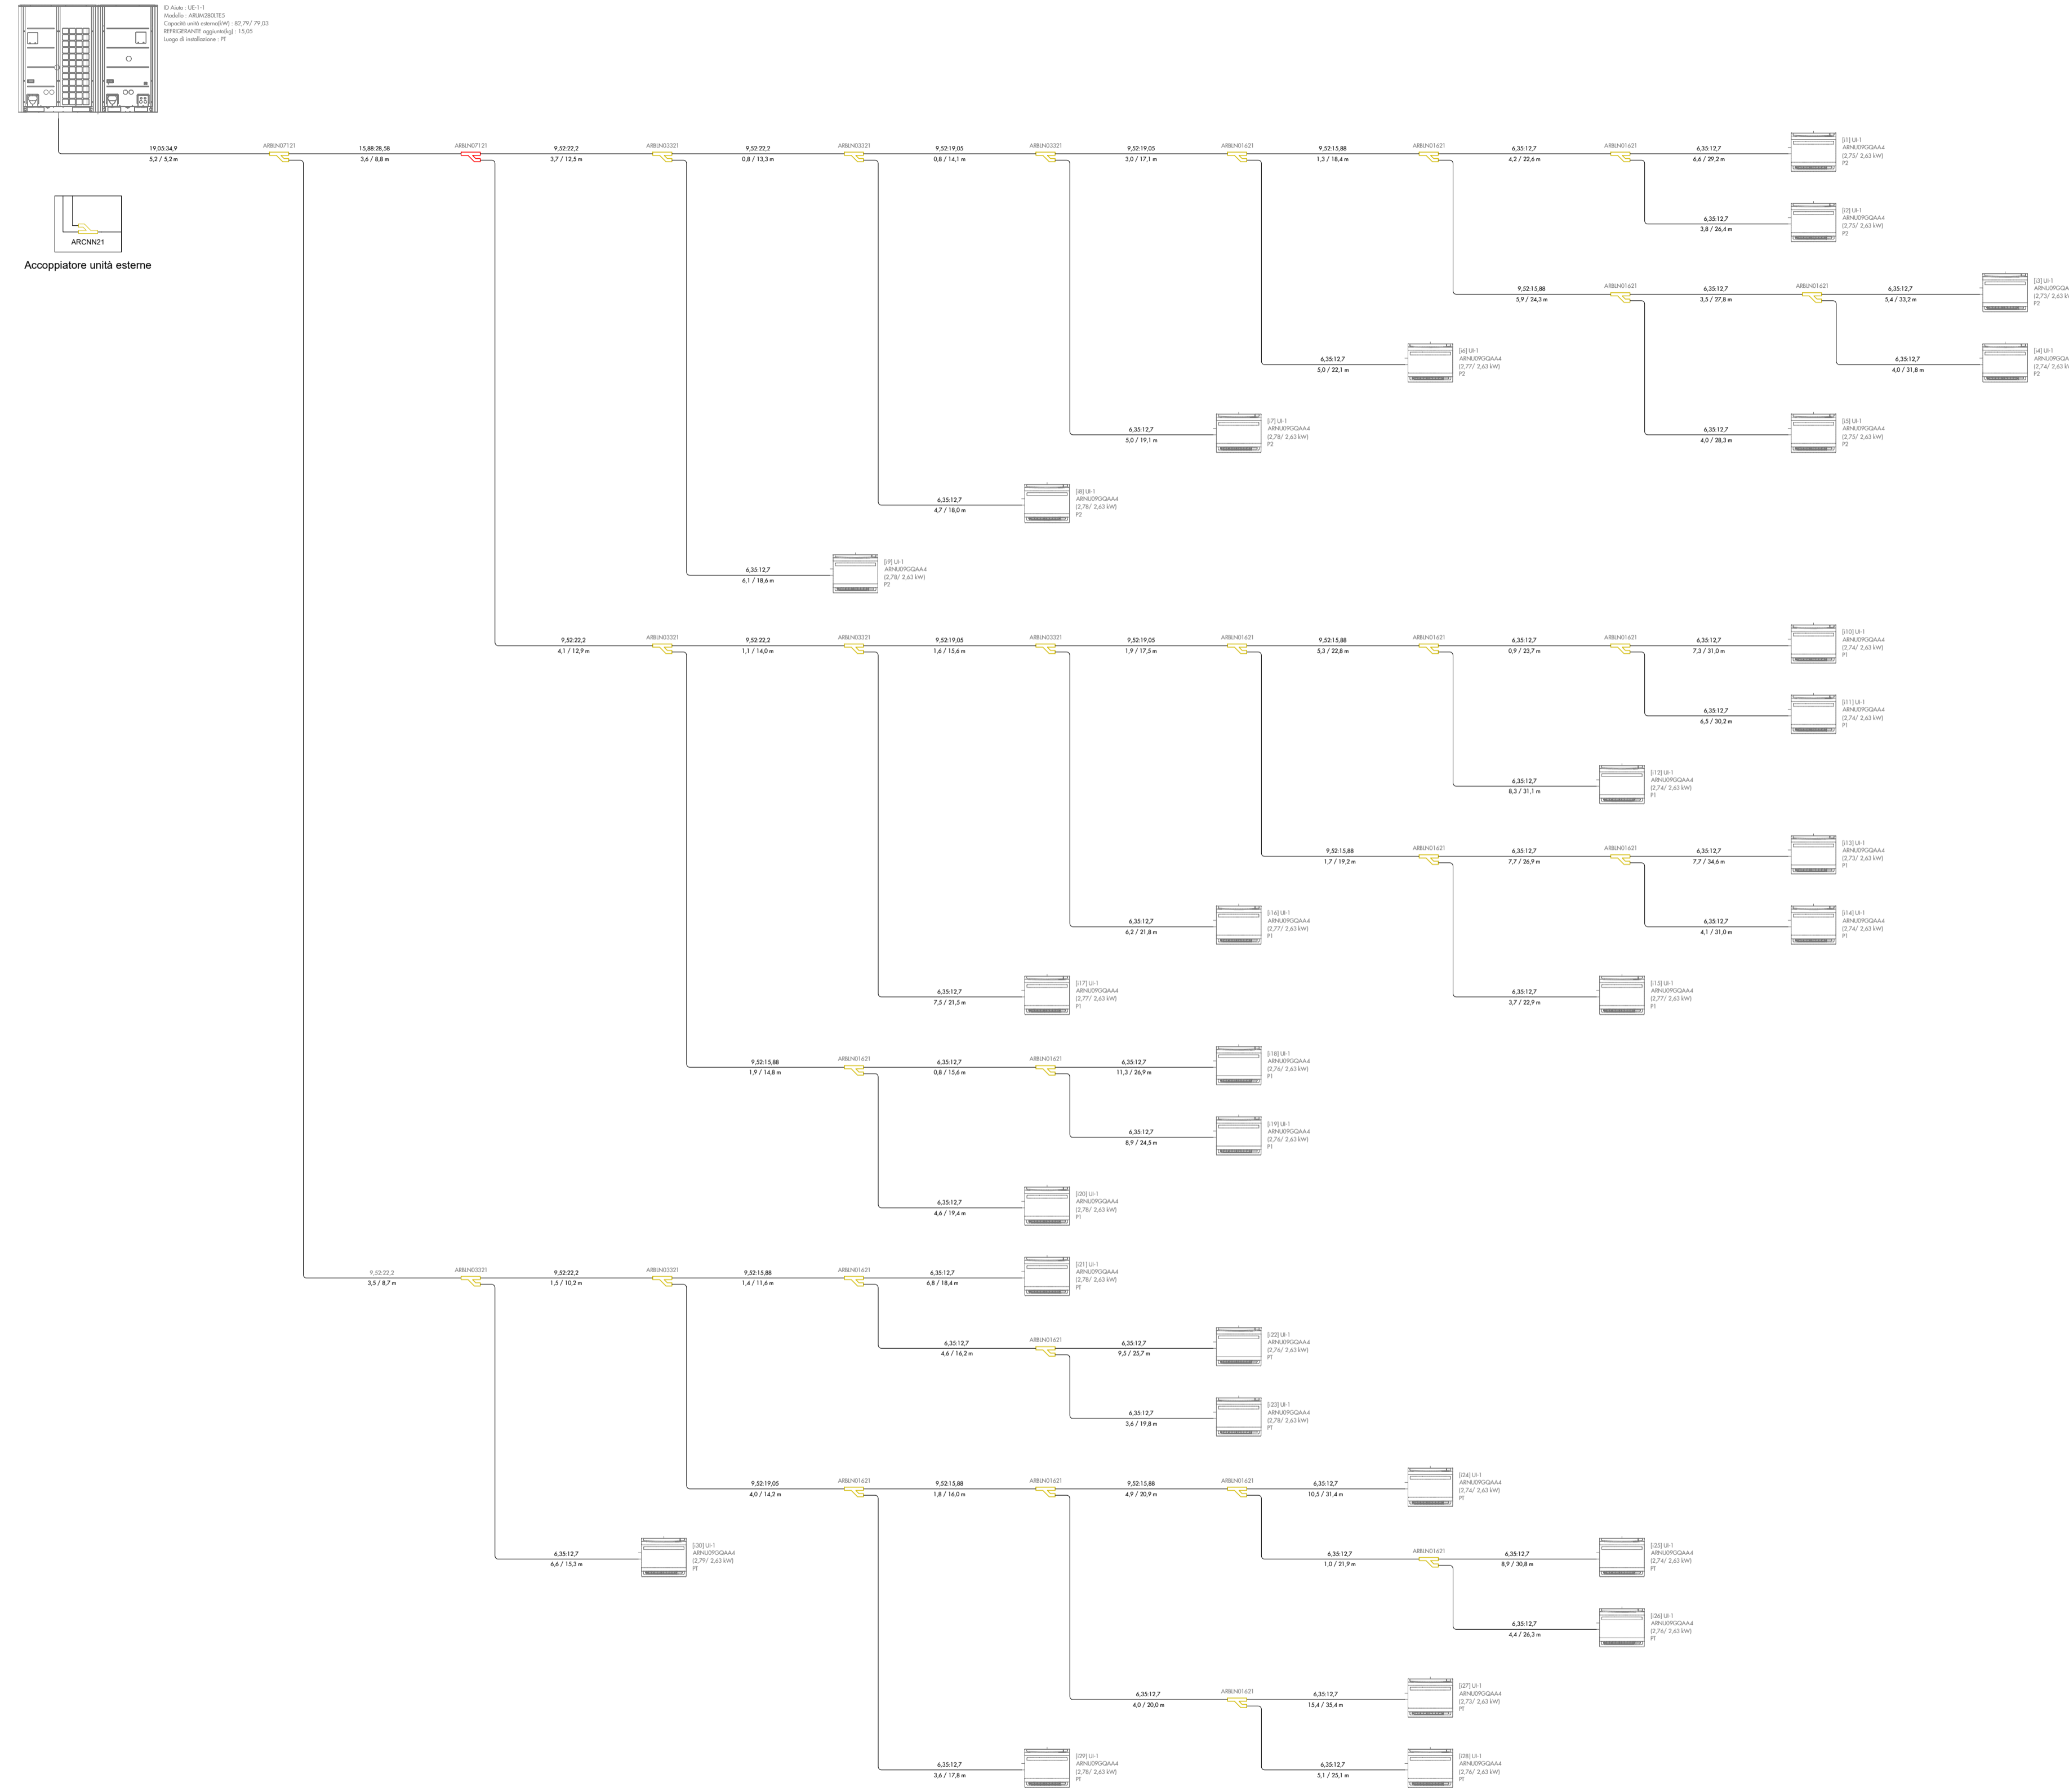

- NOTE
- Il connettore GND sulla PCB dell'Unità Esterna è il negativo per il collegamento della dry contact, non è il punto da utilizzare per la messa a terra.
 - Assicurarsi che il collegamento tra il Modulo Master e le Slave avvenga tra morsetti omologhi (A-A, B-B)