



**Comune di Campi Bisenzio
(Città Metropolitana di Firenze)**

OGGETTO

**MESSA IN SICUREZZA E RIQUALIFICAZIONE CENTRALI TERMICHE
3° LOTTO**

**RIQUALIFICAZIONE PARZIALE DELL'IMPIANTO DI
CLIMATIZZAZIONE ESTATE/INVERNO DEL COMPLESSO DI VILLA
MONTALVO**

CUP 84D22002890001

PROGETTO ESECUTIVO

Elaborati Grafici

Schema di intervento - Villa _ piano primo

Campi Bisenzio, Aprile 2023

IL TECNICO PROGETTISTA

Arch. Claudio Mastrogiacomo

IL RESPONSABILE DEL PROGETTO


Ing. Roberto Cavicchi

IL RESPONSABILE U.O. 4.3

Arch. junior Mario Berni

TAVOLA N° 03.3

IV Settore - Programmazione e gestione del Territorio
Piazza Fra Ristoro, 18 - 50013 Campi Bisenzio (FI)

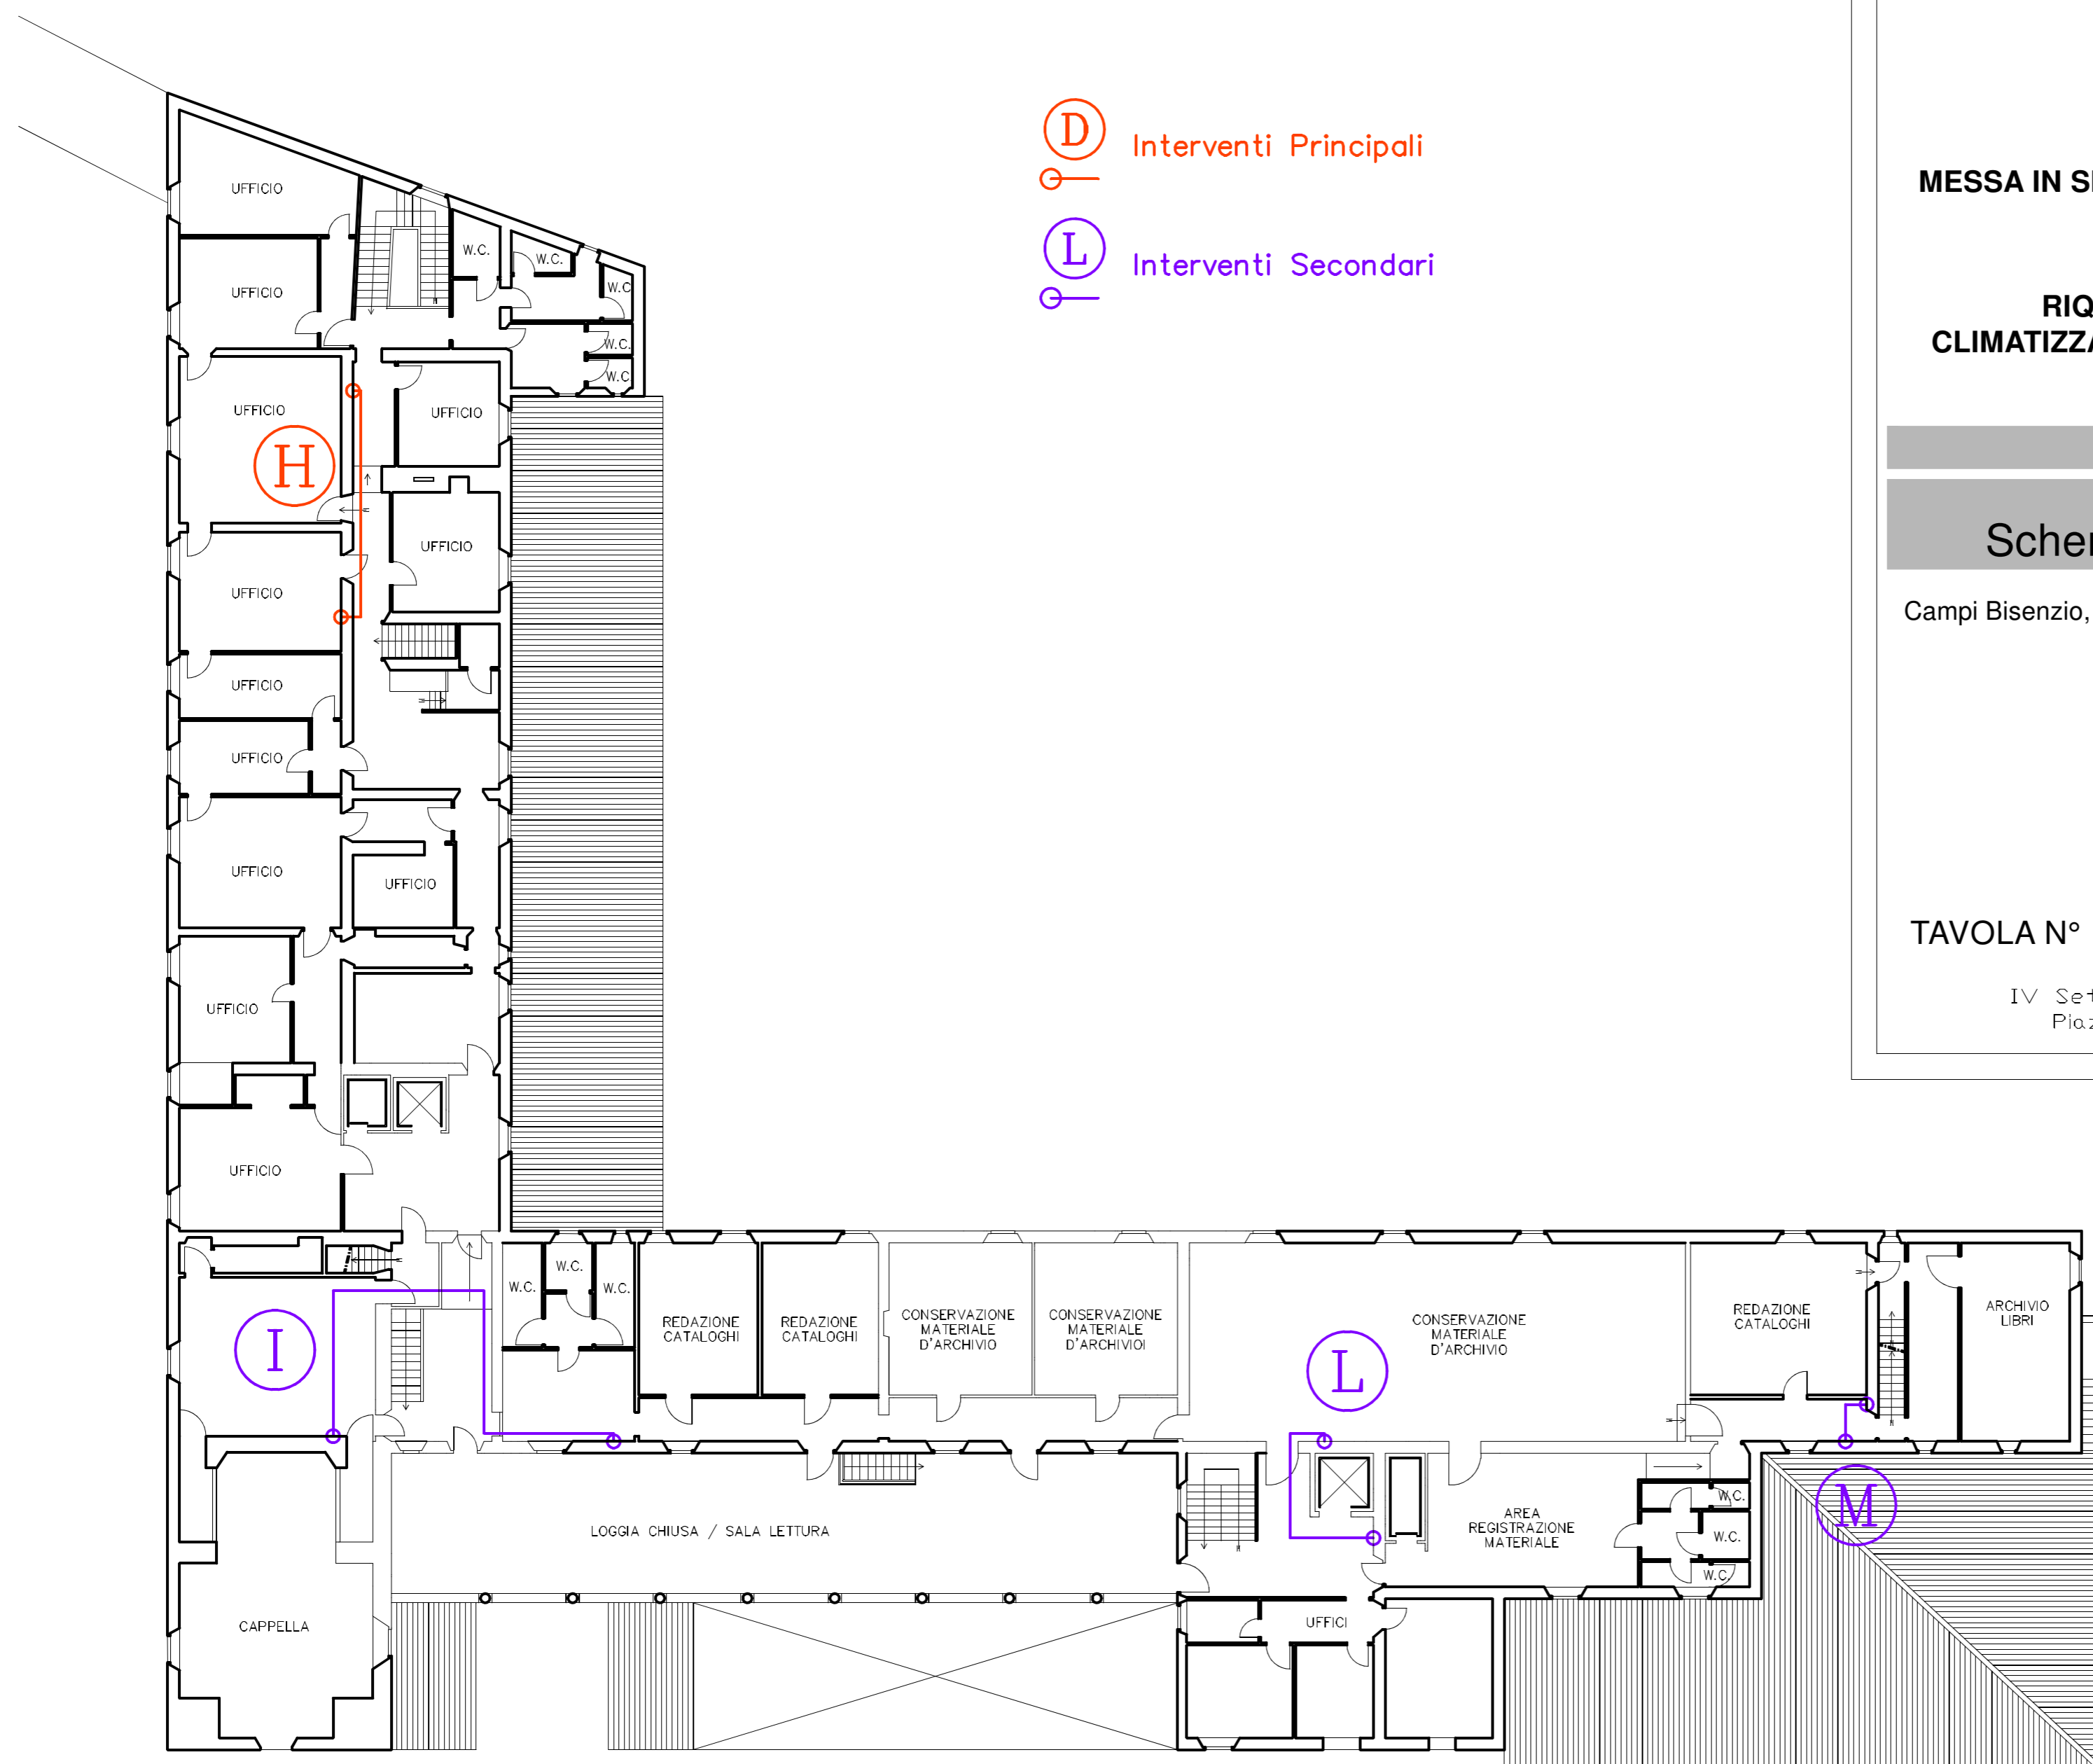

PIANTA PIANO PRIMO

scala 1:200