

COMUNE DI CAMPI BISENZIO

(Provincia di Firenze)

PIANO ATTUATIVO PER UNA NUOVA DISTRIBUZIONE
DA CINQUE UNITÀ COMMERCIALI AD UNA UNITÀ COMMERCIALE
NELL'IMMOBILE POSTO IN VIA F. PETRARCA
NEL COMUNE DI CAMPI BISENZIO (FI)

PROPRIETÀ : IRES S.p.a.

PROGETTISTA : ARCH. BRUNO ANGELICI

TAV. N.
12

STATO DI PROGETTO
SCHEMA DI SMALTIMENTO ACQUE REFLUE
E ACQUE METEORICHE

ottobre 2015

SCALA 1:100 / 1:50

Riferimenti:



- Piano Particolareggiato "Ad Ovest di Via Barberinese" approvato con C.C. n. 110 del 03/07/2000
- Concessione Edilizia n. 3617/C del 11/04/2003 (prot. n. 39609)
- Variante a Concessione Edilizia prot. n. 40842 del 08/08/2006
- Variante Essenziale n. 3617/1 del 15/09/2008 (prot. n. 41505)
- Deposito fine lavori Genio Civile prot. n. 64751 del 23/10/2008 (prog. n. 128547 del 15/05/2007)
- DIA prot. n. 70052 del 13/11/2008
- VV.FF. Parere conformità antincendio prot. n. 36593 del 18/05/2009
- Certificato di collaudo depositato il 12/10/2010 (prog. n. 128547 del 15/05/2007)
- S.C.I.A. prot. n. 38185 del 15/06/2012
- VV.FF. Parere conformità antincendio pratica n. 47405/18360 del 09/10/2014 (prot. n. 15670 del 01/09/2014)
- VARIANTE FINALE S.C.I.A. e CHIUSURA LAVORI prot. n. 29706 del 27/05/2015

gli elaborati grafici sono stati eseguiti tramite: AutoCAD LT e 2004

es/MN

studio architetto angelici
arch. bruno angelici - ing. marta nardi
50134 firenze - via a. zuccagni orlandini n.5 tel. 055 486509 - fax. 055 5609393 - bark@brunoangelici.it

PERIMETRO PIANO ATTUATIVO

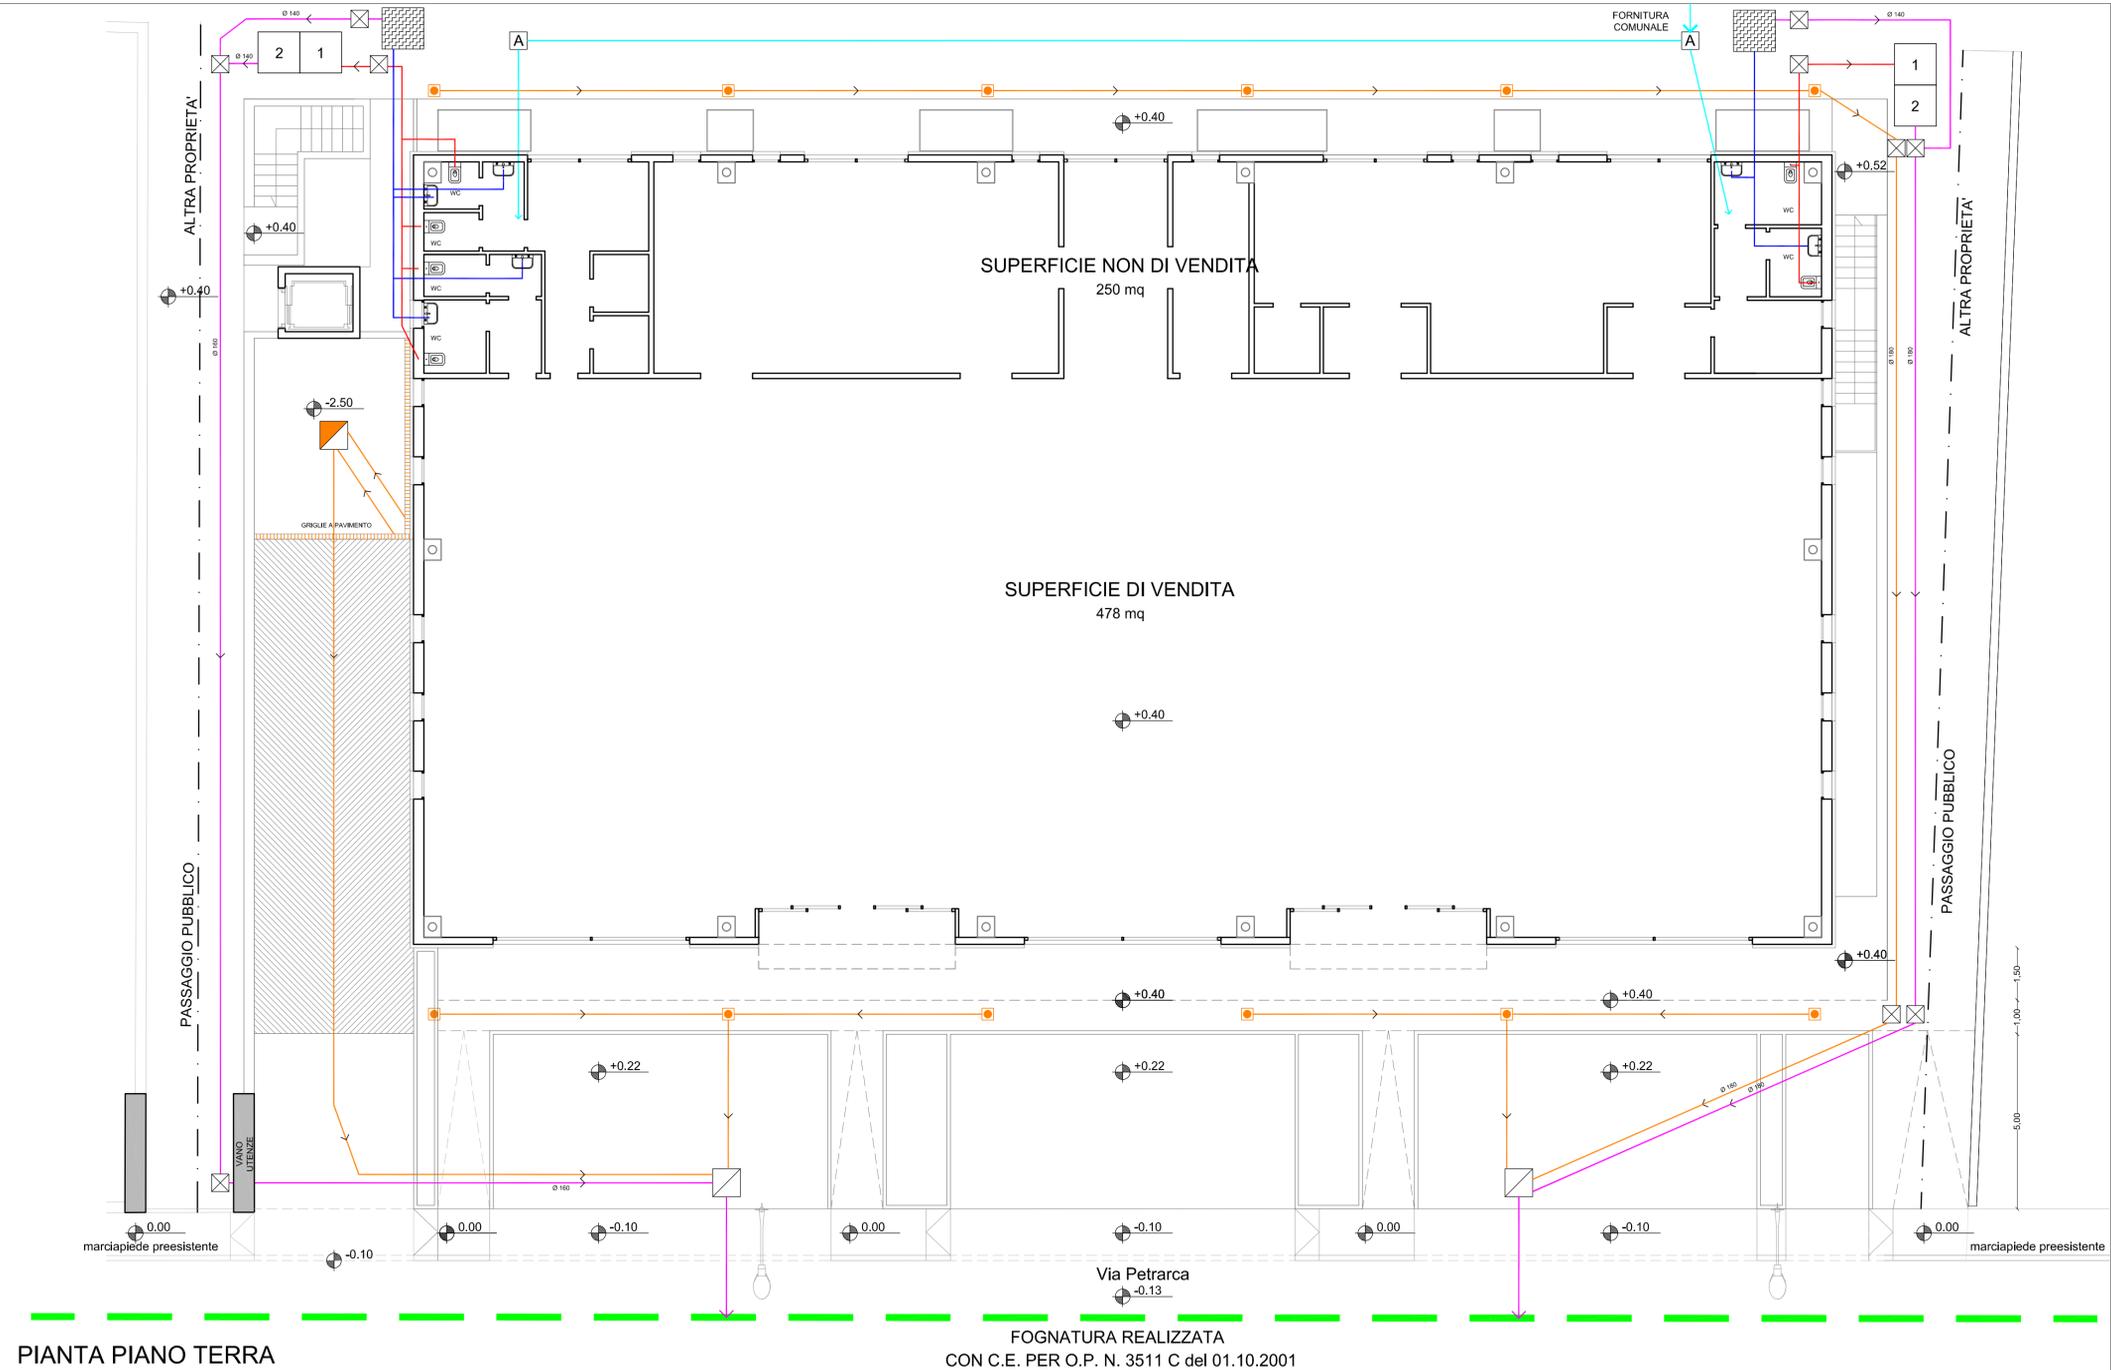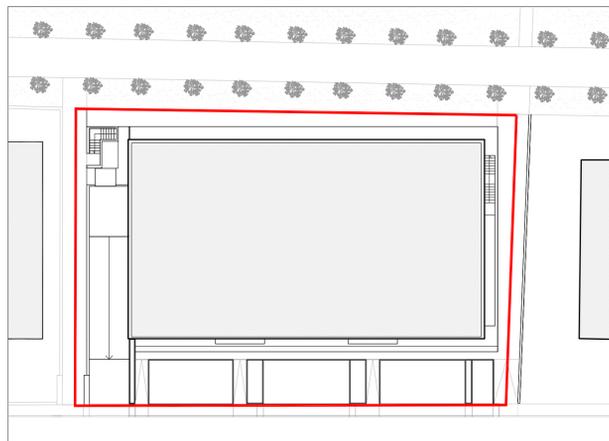

PIANTA PIANO TERRA

FOGNATURA REALIZZATA
CON C.E. PER O.P. N. 3511 C del 01.10.2001

LEGENDA

	ACQUE CHIARE
	ACQUE NERE
	ACQUE DECATATE
	ACQUE PIOVANE
	FORNITURA COMUNALE ACQUA
	POZZETTO ADDUZIONE ACQUA 50 x 50 cm
	POZZETTO DEGRASSATORE 105 x 105 x 130 cm
	POZZETTO DI ISPEZIONE 50 x 50 cm
	POZZETTO DI RACCOLTA 80 x 80 cm
	POZZETTO DI RILANCIO CON POMPA 80 x 80 cm
	FOSSA BIOLOGICA BICAMERALE
	POZZETTI ACQUE PIOVANE 50 x 50 cm
	FOGNATURA ESISTENTE

PARTICOLARE FOSSA BIOLOGICA BICAMERALE SCALA: 1:50

VERIFICA

CALCOLO ABITANTI EQUIVALENTI (AE)
N. addetti = 25
1 AE / 3 addetti esercizi commerciali
N° AE = 25/3 = 8,30

CAPACITÀ MIN FOSSA BIOLOGICA
0,50 mc/AE (art. 45 del REC)
8,3 AE x 0,50 mc/AE = 4,15 mc

DIMENSIONI DI PROGETTO
6 mc > 4,15 mc

CAPACITÀ MIN POZZETTO DEGRASSATORE
100 litri/AE

8,3 AE x 100 litri = 830 litri ~ 0,83 mc

DIMENSIONI DI PROGETTO
(0,80 X 0,80 X 1,05) = 0,50 mc x 3 = 1,50 > 0,83 mc

FOSSA BIOLOGICA DI SEDIMENTAZIONE

